



PŮDORYS 1.NP

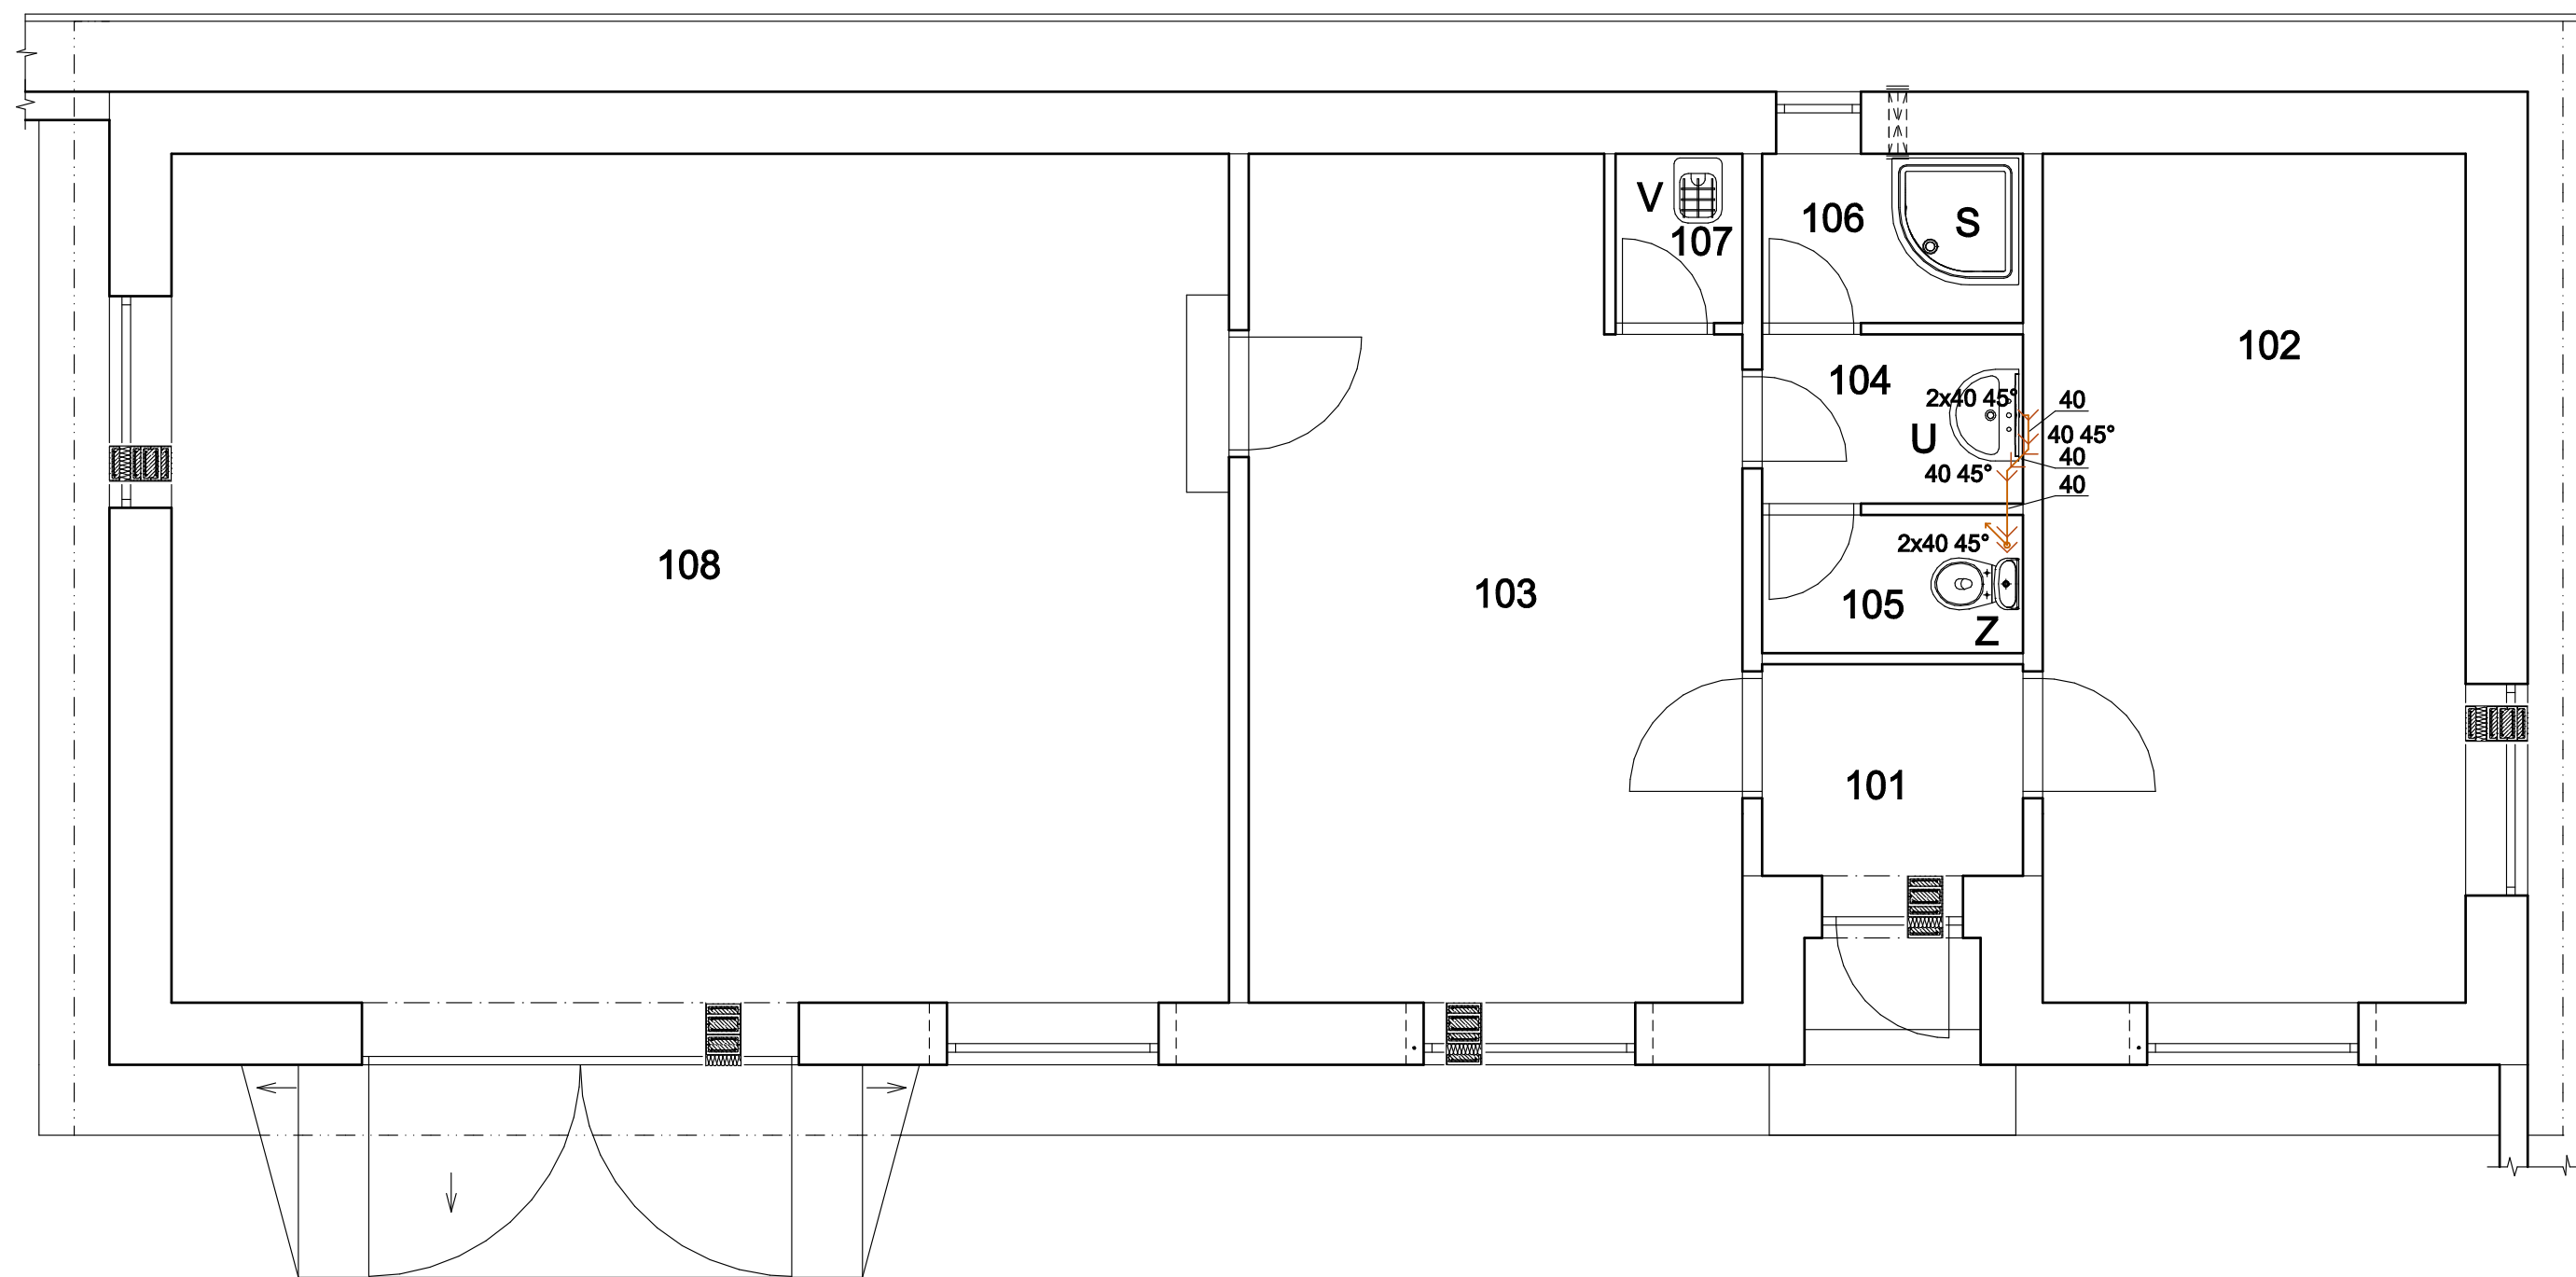

ZÁKLADY

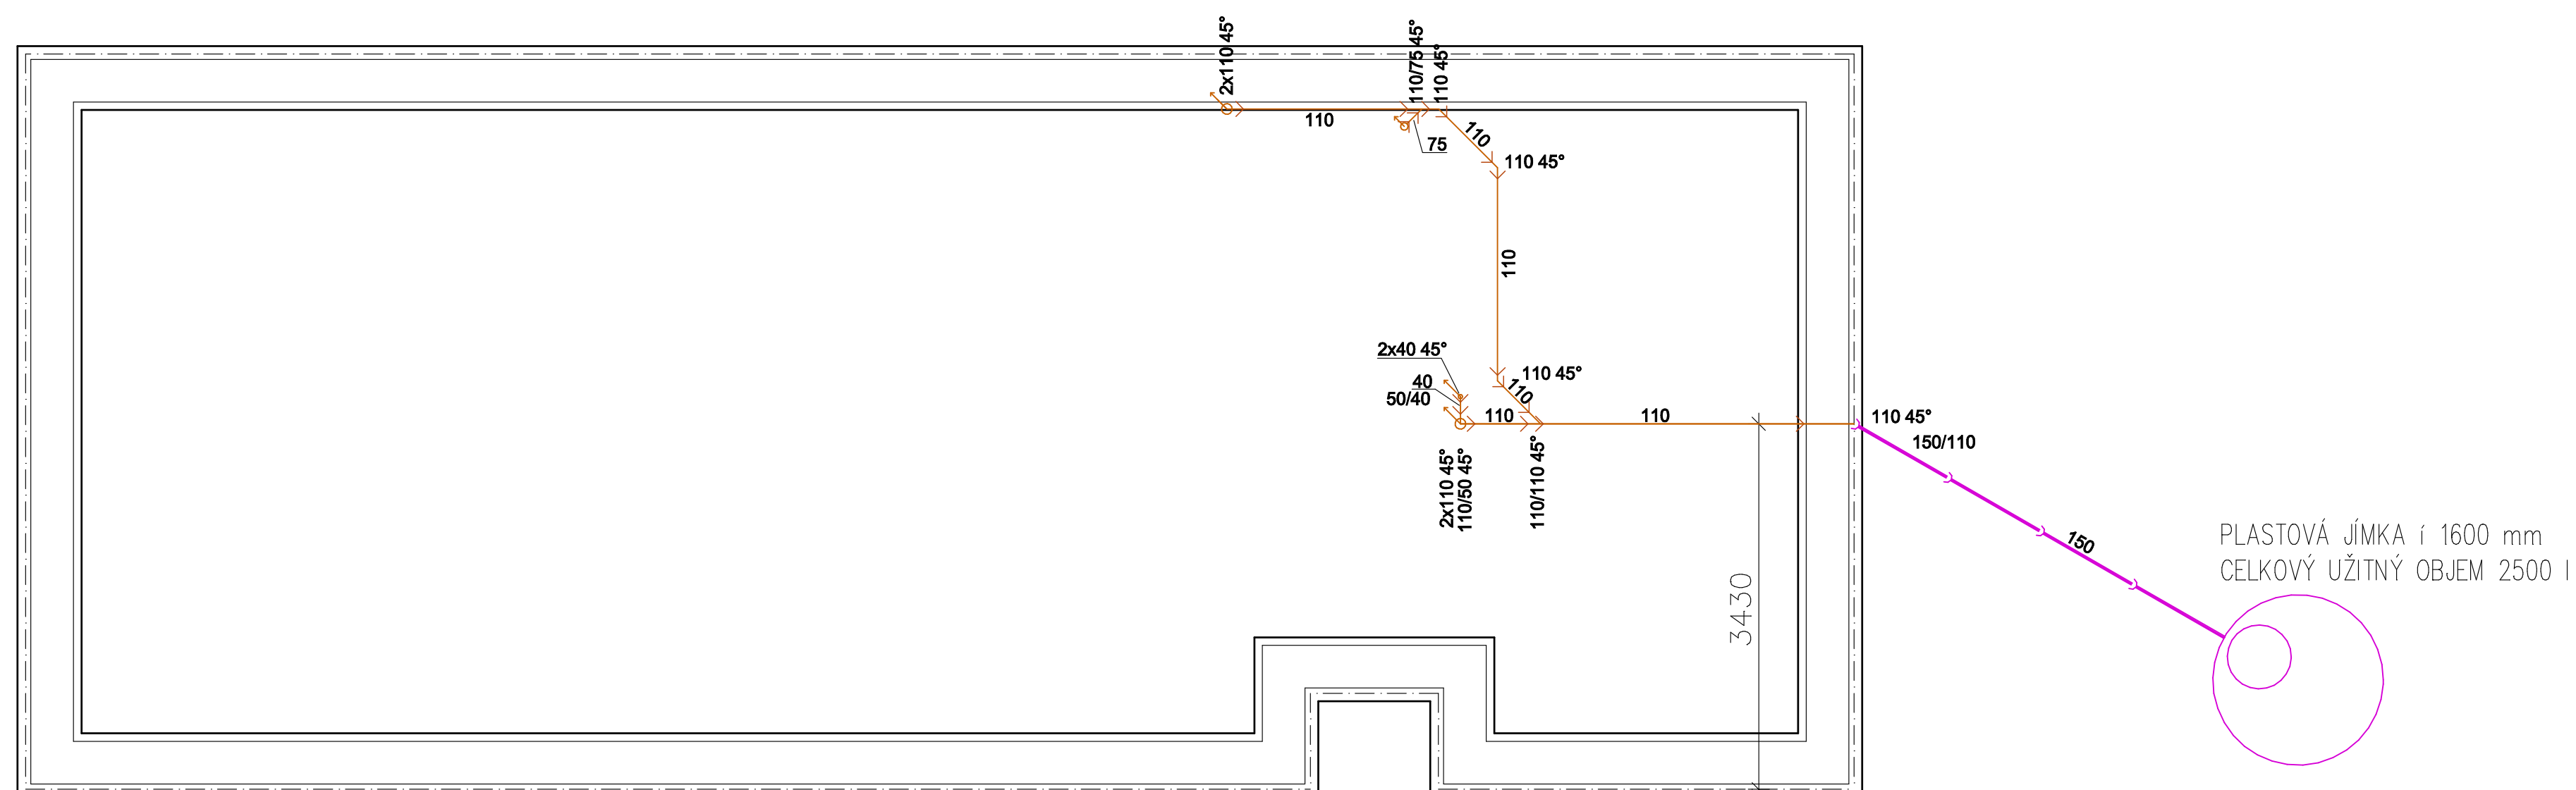

LEGENDA MÍSTNOSTÍ

Č.M.	NÁZEV MÍSTNOSTI	PLOCH m ²
101	Zádvěří	2,70
102	Kancelář správce	18,00
103	Sklad	17,70
104	Předsíň	2,16
105	WC	1,82
106	Sprcha	2,16
107	Úklidová místnost	1,08
108	Dílna	45,00

LEGENDA ZAŘIZOVACÍCH PŘEDMĚTŮ

Z	Záchod se spodním vyústěním
S	Sprchový kout
U	Umyvadlo
V	Výlevka

LEGENDA

 Vnitřní splašková kanalizace PP HT

 Přípojka splaškové kanalizace (PVC DN 150 mm)

DOKUMENTACE PRO PROVÁDĚNÍ STAVBY

0,000 = 180,750 Výškový systém : Balt po vyrovnání

paré :

Zodp. projektant	Zpracoval	HIP	 Slovácké 83 Brěclav 690 02
Ing. Jiří Jung	Ing. Lukáš Tuček	Milan Veselý	
Místo stavby: k.ú. Velké Němčice			+ projektce + inženýrské činnosti + realizace staveb Tel.: +420 619 326 612 Fax: +420 619 321 753 e-mail: milan@vesely.bv.cz
Stavebník: Městys Velké Němčice, Městečko 85, 691 63 Velké Němčice			
Stavba: VELKÉ NĚMČICE - sběrný dvůr D. Dokumentace objektů a technických a technologických zařízení D.1. Dokumentace stavebního nebo inženýrského objektu D.1.4. Technika prostředí staveb D.1.4.1. SO 01 Zdravotně technické instalace			Datum: 08/2013 Stupeň: DPS Zakázka číslo: 466/13 Formát: 8 x A4
Obsah: VNITŘNÍ KANALIZACE			Měřítko: 1:50 Číslo výkresu: D.1.4.1.1