



PŮDORYS 1.NP

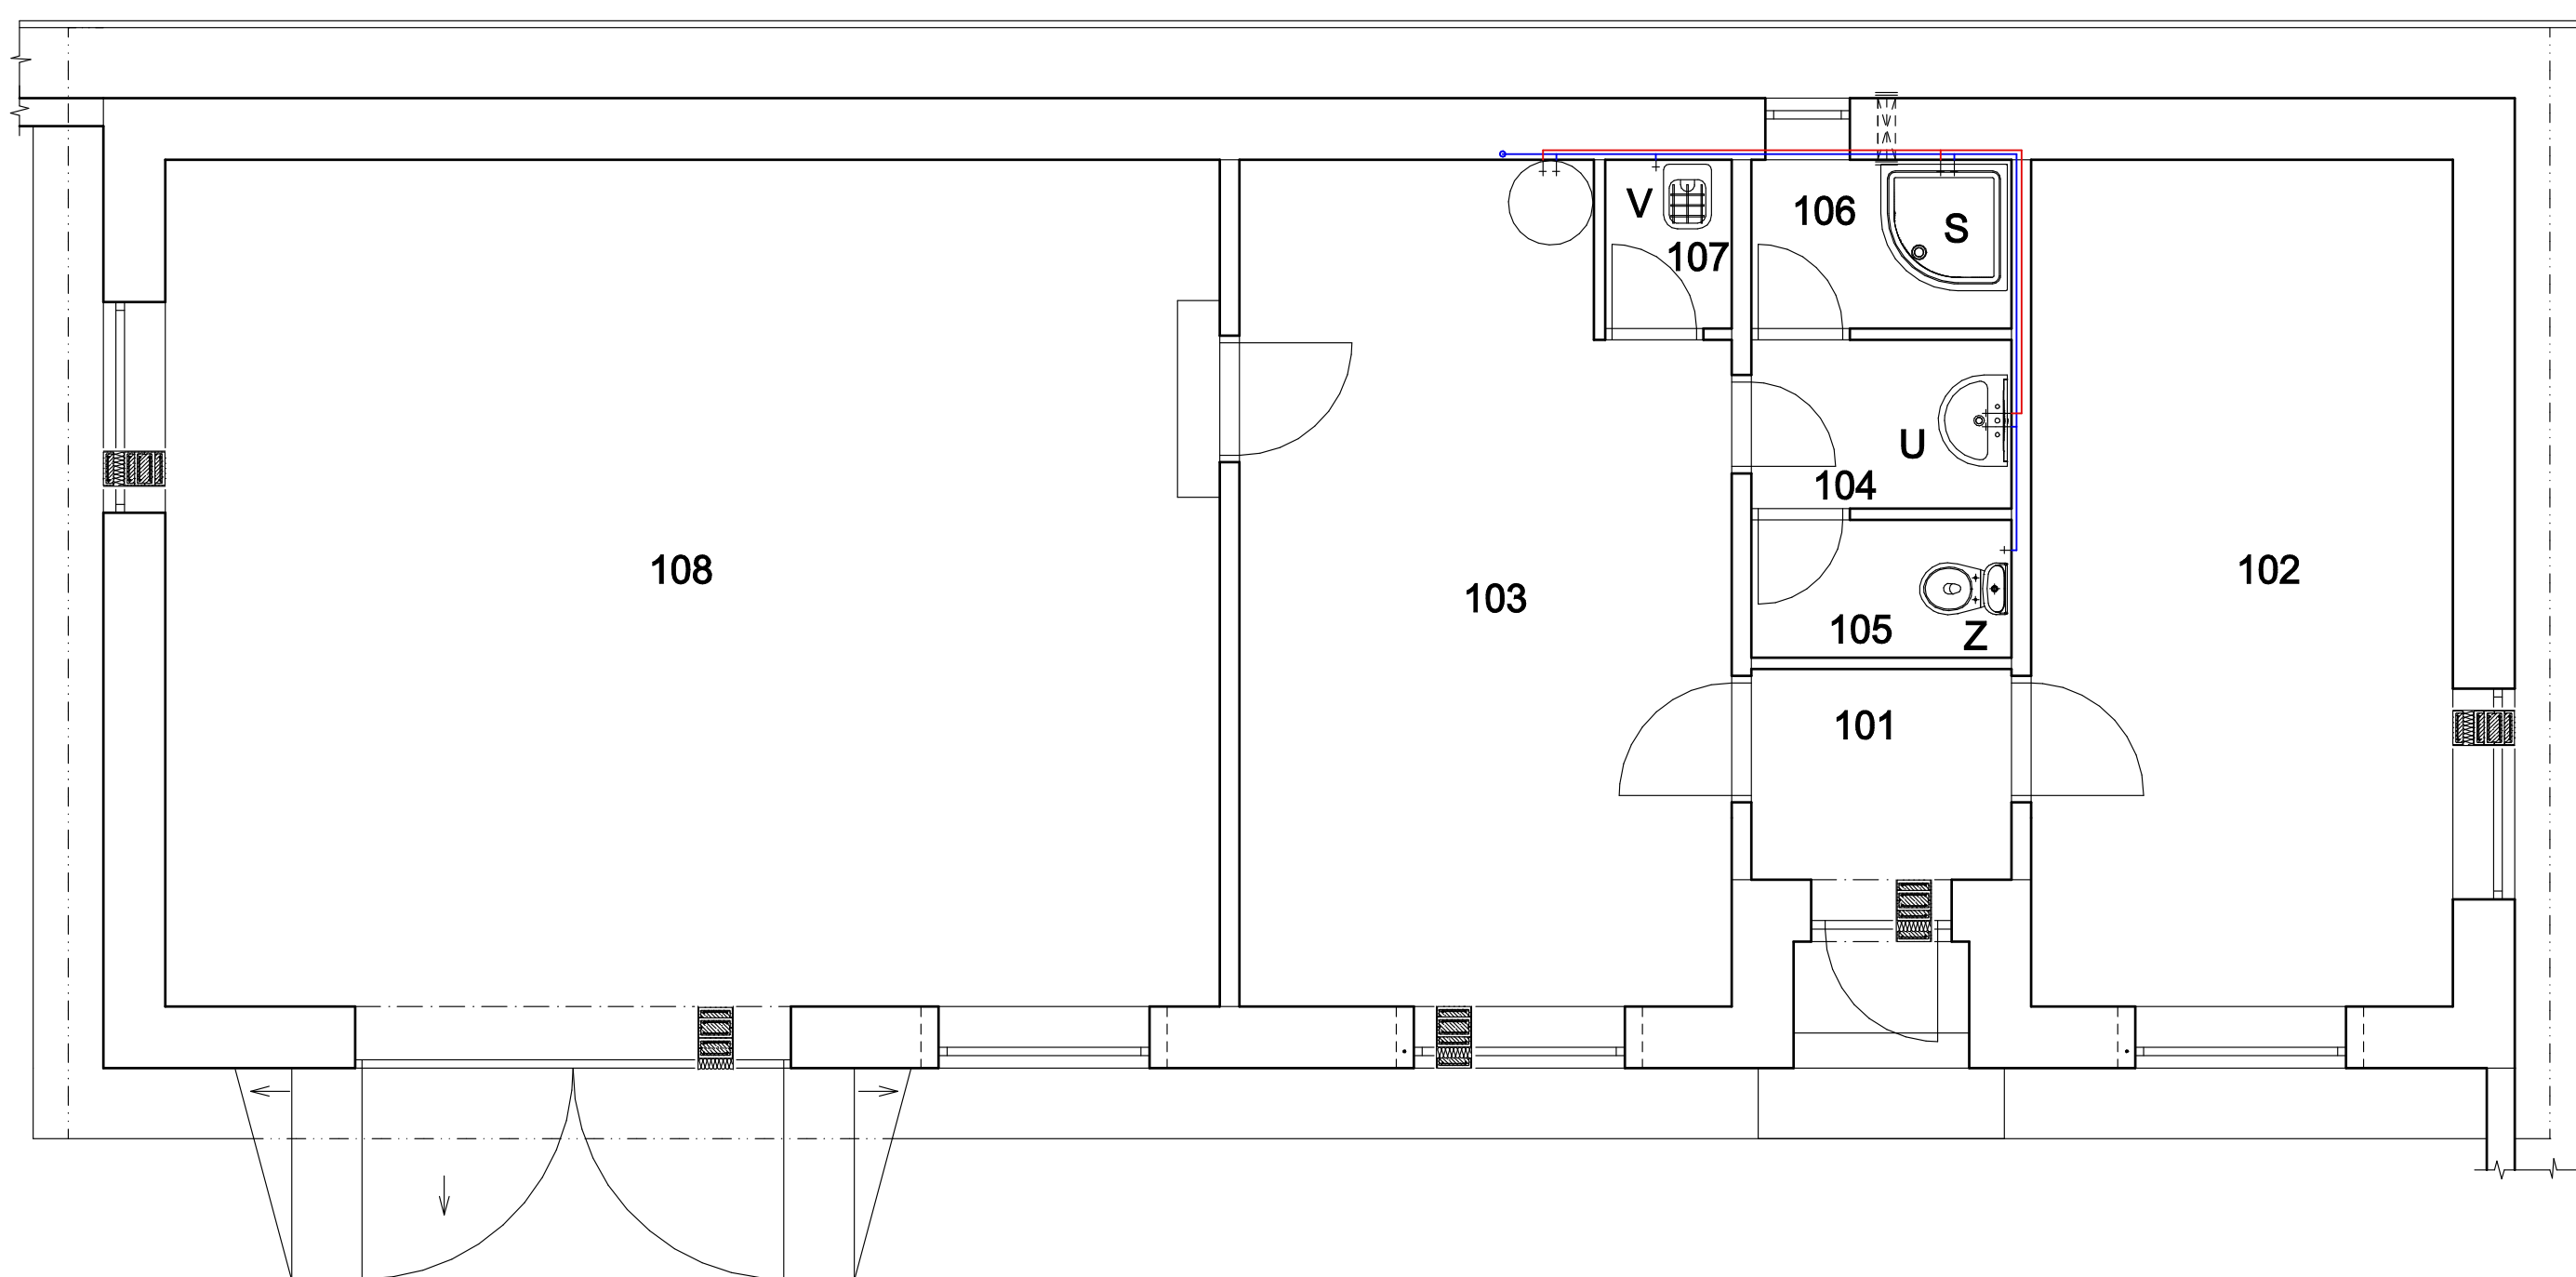

ZÁKLADY

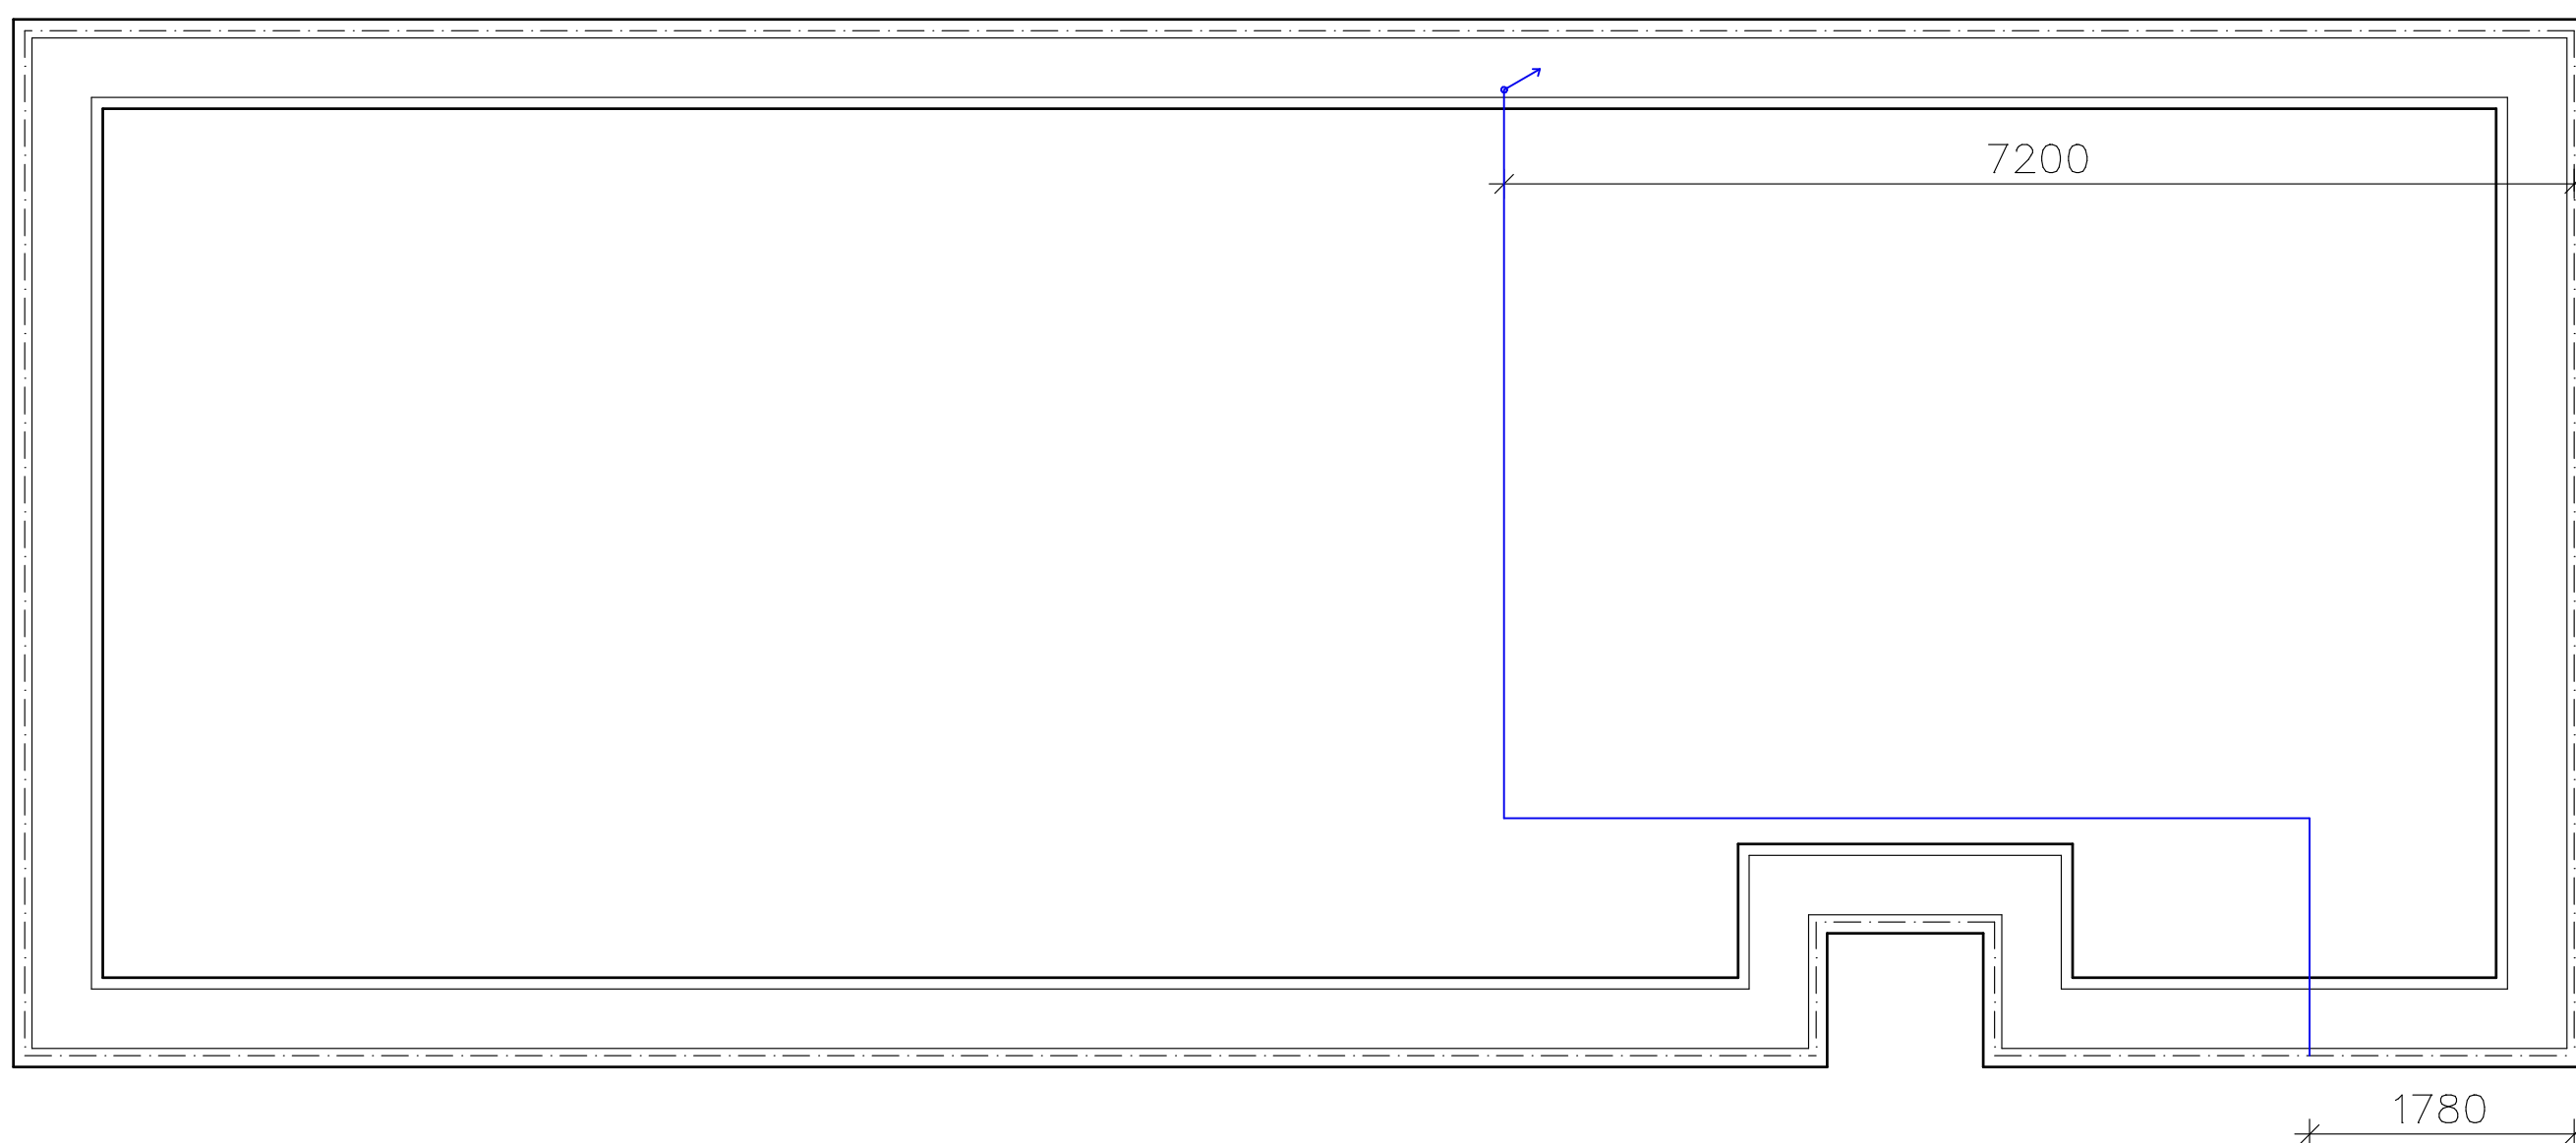

LEGENDA MÍSTNOSTÍ

Č.M.	NÁZEV MÍSTNOSTI	PLOCHA m2
101	Zádveří	2,70
102	Kancelář správce	18,00
103	Sklad	17,70
104	Předsíň	2,16
105	WC	1,82
106	Sprcha	2,16
107	Úklidová místnost	1,08
108	Dřívna	45,00

LEGENDA ZAŘIZOVACÍCH PŘEDMĚTŮ

- Z** Záchod se spodním vyústěním
- S** Sprchový kout
- U** Umyvadlo
- V** Výlevka

LEGENDA

- Rozvody vnitřní SV
- Rozvody vnitřní TV

POZN:

Vnitřní rozvody studené a teplé vody vedeny v drážkách svíslého zdiva. Veškeré potrubí bude izolováno TI.

DOKUMENTACE PRO PROVÁDĚNÍ STAVBY

0,000 = 180,750 Výškový systém : Balt po vyrovnání

paré :

Zodp. projektant Ing. Jiří Jung	Zpracoval Ing. Lukáš Tuček	HIP Milan Veselý	
Místo stavby: k.ú. Velké Němčice			
Stavebník: Městys Velké Němčice, Městečko 85, 691 63 Velké Němčice			+ projekce Tel: +420 519 326 612 + inženýrská činnost Fax: +420 519 321 753 + realizace staveb e-mail: milan@vesely.bv.cz
Stavba: VELKÉ NĚMČICE - sběrný dvůr D. Dokumentace objektů a technických a technologických zařízení D.1. Dokumentace stavebního nebo inženýrského objektu D.1.4. Technika prostředí staveb D.1.4.1. SO 01 Zdravotně technické instalace			Datum: 08/2013 Stupeň: DPS Zakázka číslo: 466/13 Formát: B x A4
Obsah: VNITŘNÍ VODOVOD			Měřítko: 1:50 Číslo výkresu: D.1.4.1.2