


ODBĚRNÝ OBJEKT -VZDOUVACÍ ČÁST


ŘEZ A-A' 1:50

 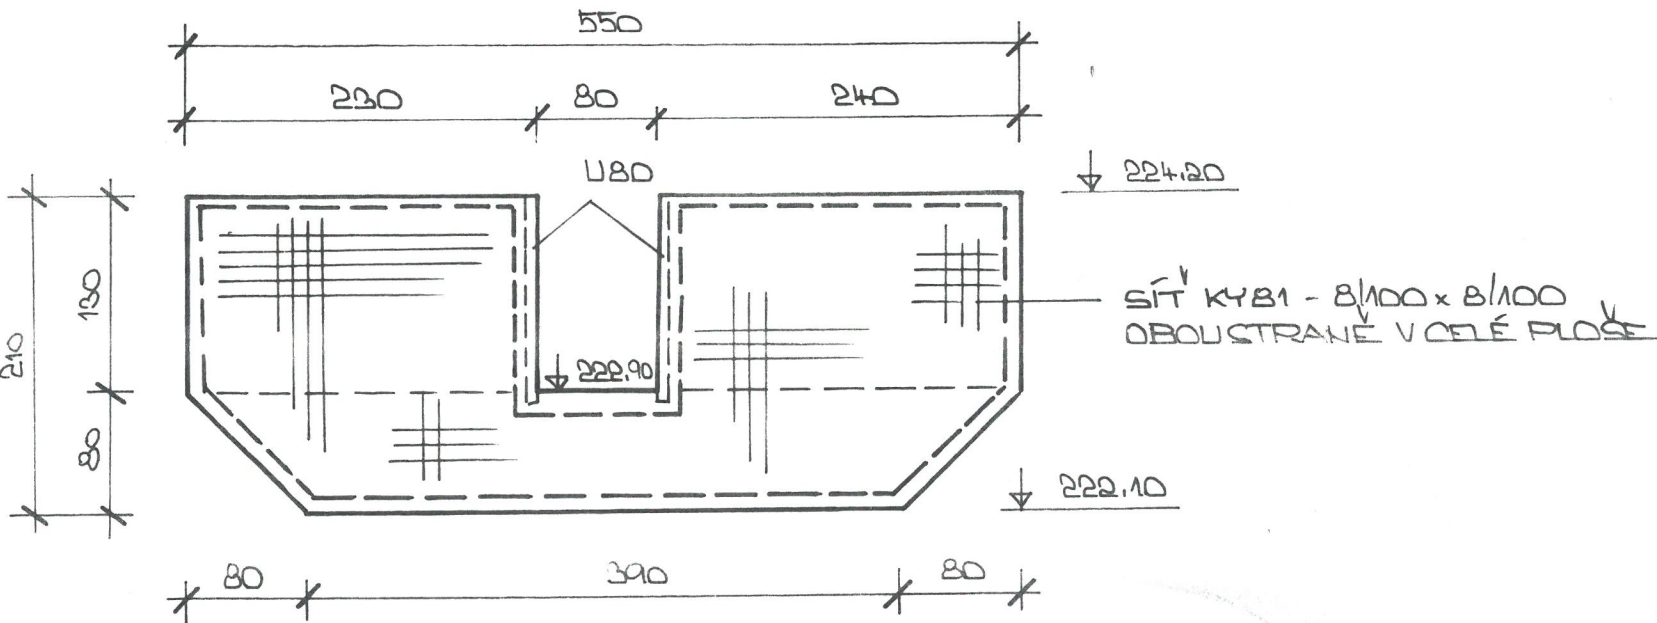


VÝPIS VÝZTUŽE

Čís.	SÍT' KARI 8/100 x 8/100	SÍT' KARI
1.	5,4 x 2 x 2	21,6 m ²
2.	0,35 x 2 x 8	5,6 m ²
CELKEM (m ²)		27,2
HMOTNOST 1m ² kg		779
CELKOVÁ HMOTNOST kg		215

PŮDORYS 1:100

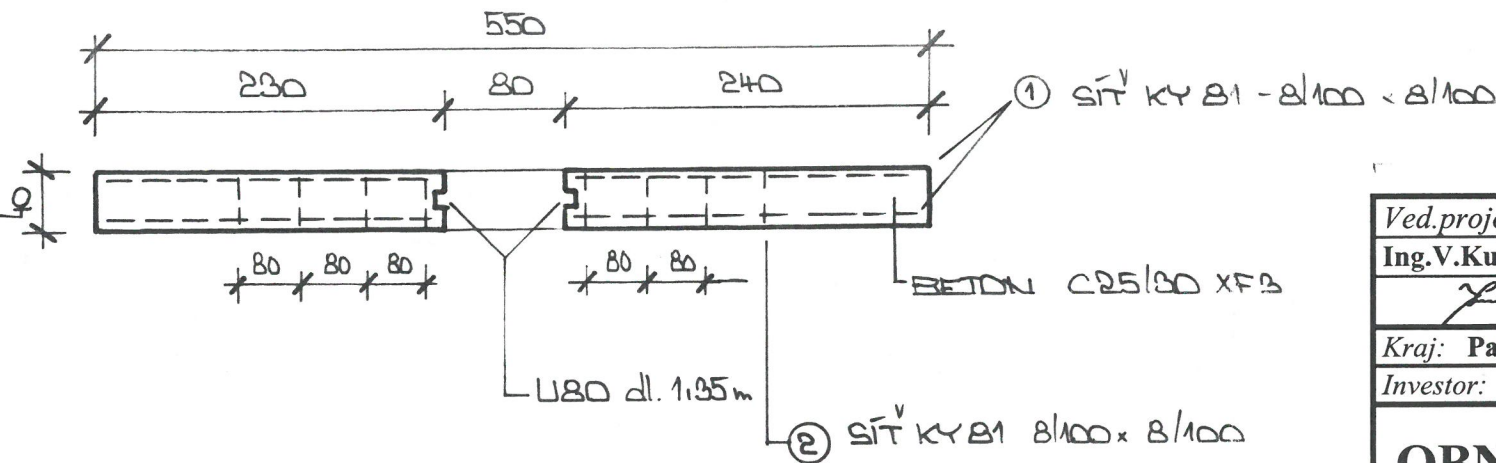

Ved.projektant		Zodp.projektant		Vypracoval		Kreslil		Ing. VÁCLAV KURKA projektční kancelář Přelouč 1389, Přelouč 535 01 IČO:13179276 DIČ:CZ5407011005 tel./fax.:466 672 805	
Ing.V.Kurka		Ing.V.Kurka		Ing.P.Kurka		J.Všetečková			
									
Kraj: Pardubický		Vod.úřad: MM Pardubice			k.ú.: Staré Ždánice			Datum: III/2016	
Investor: Obec Staré Ždánice, čp.11, 533 44 Staré Ždánice								Číslo zakázky: 11/15	
OBNOVA ODBĚRNÉHO OBJEKTU PRO RYBNÍK VE STARÝCH ŽDÁNICÍCH								Stupeň PD: DSŘ	
								ČHP: 1-03-04-0410-0-10	
								Tok: Ždánická stoka	
								ř.km 7,209	
								Měřítko: 1:100, 1:50	
Odběrný objekt- vzdouvací část- půdorys, řez A-A' výztuž								Číslo výkresu: 7	