



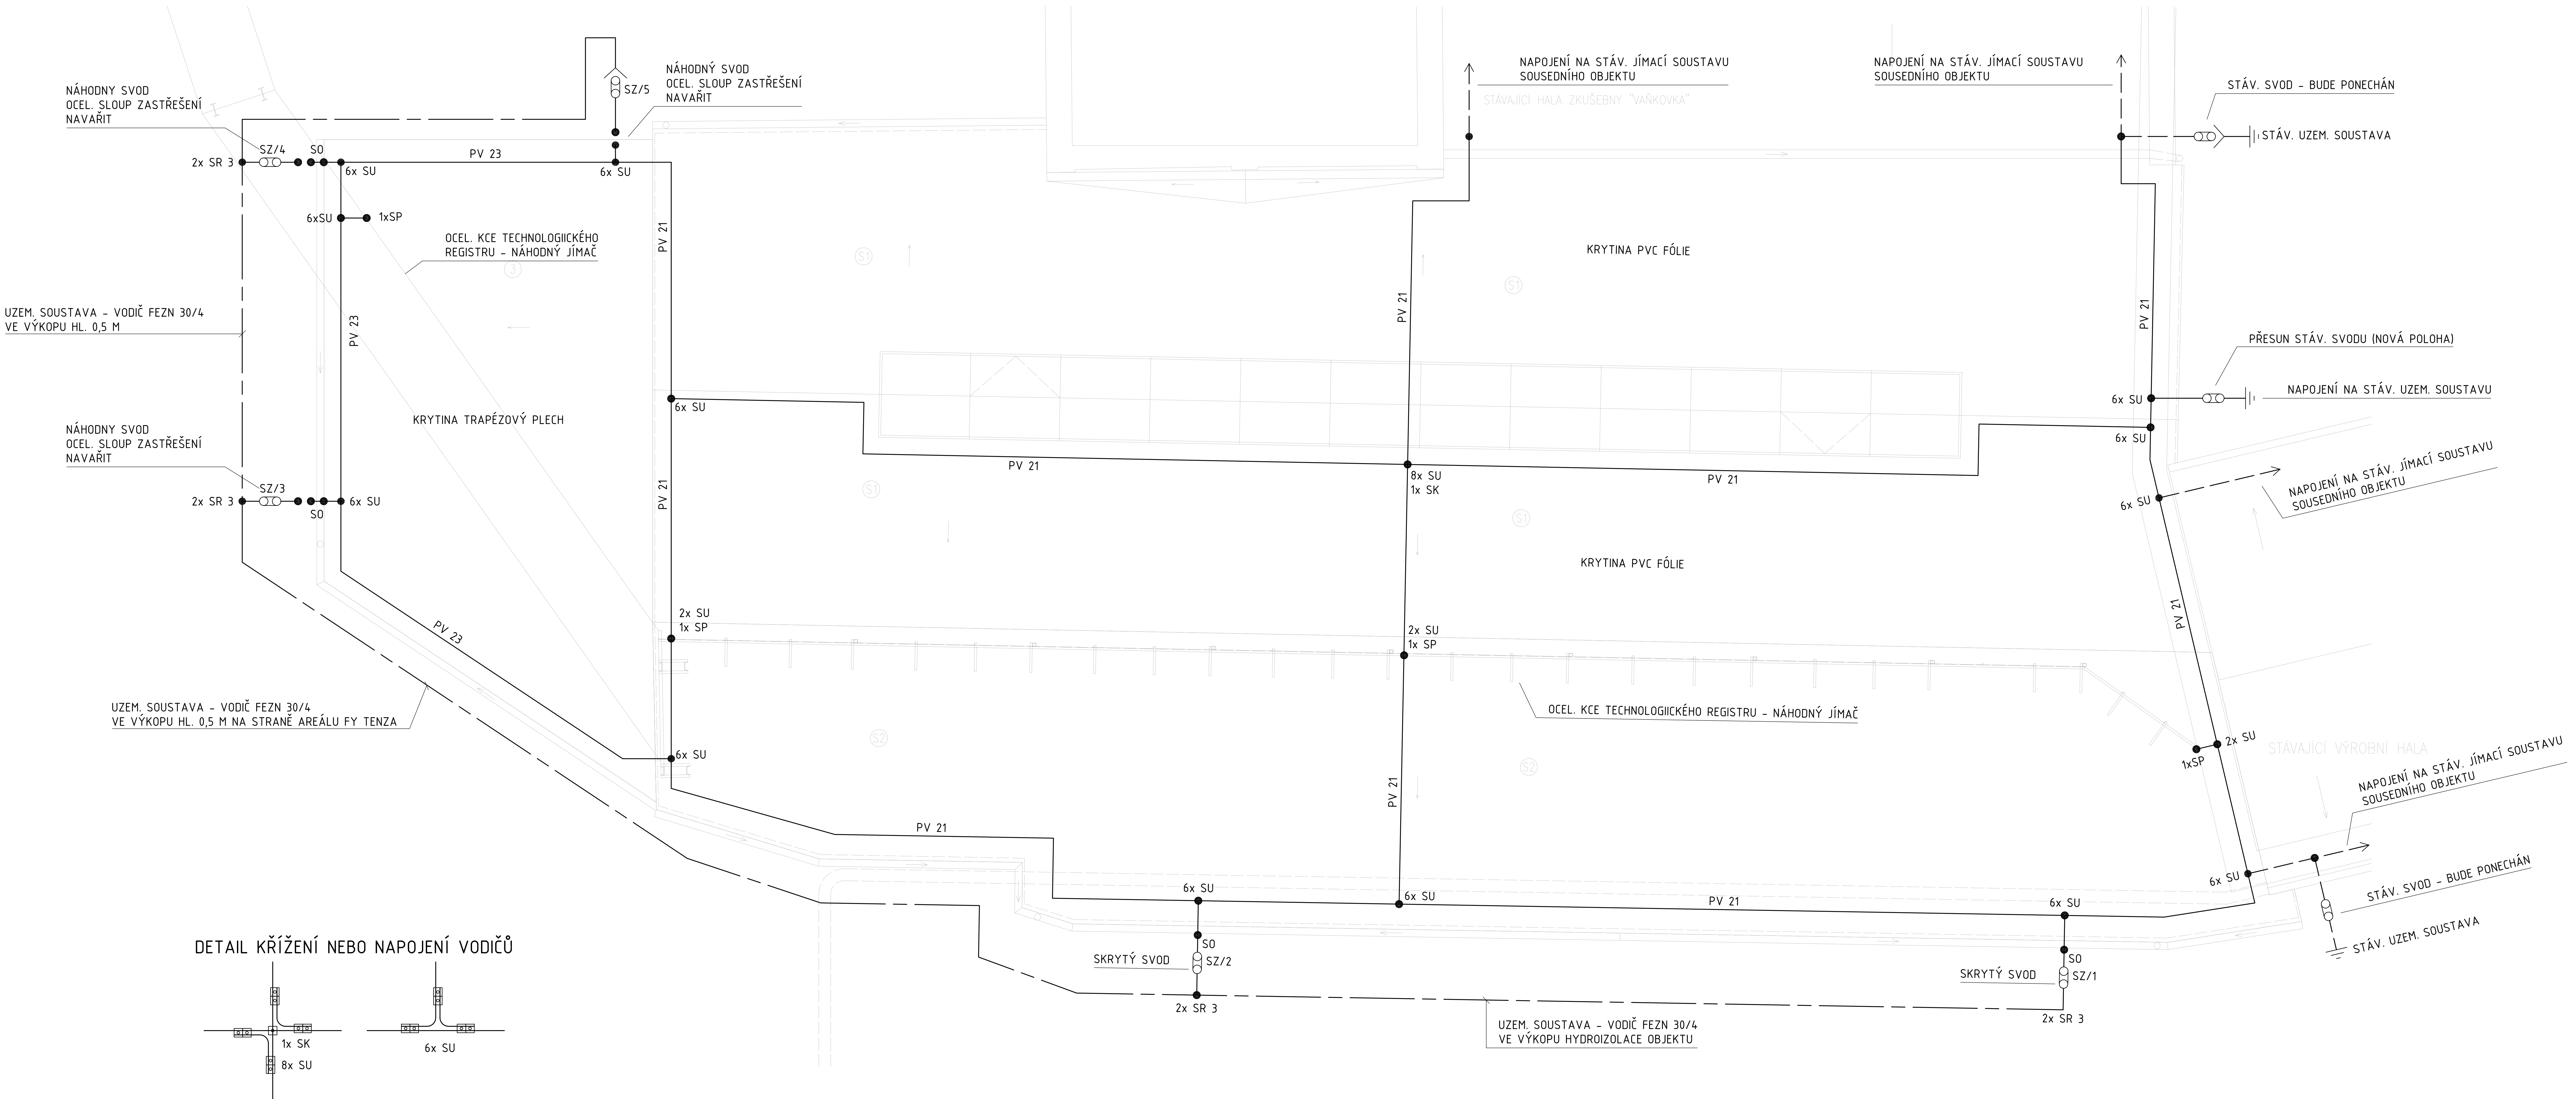

- LEGENDA PŘÍSTROJŮ:
- SVODOVÝ VODIČ - ALMGSI Ø8
 - UZEMŇOVACÍ VEDENÍ - VODIČ FeZn 30/4
 - SZ SVORKA ZKUŠEBNÍ, +0,6 M NAD TERÉNEM
 - SZ SVORKA ZKUŠEBNÍ + OCHRANNÝ ÚHELNÍK
 - SZ SVORKA ZKUŠEBNÍ V KRABICI DO ZATEPLENÍ S TUBUSEM A OTEVÍRACÍM VÍKEM, +0,3 M NAD TERÉNEM
 - OU OCHRANNÝ ÚHELNÍK
 - PV 21 PODPĚRA VEDENÍ NA PLOCHÉ STŘECHY
 - PV 23 PODPĚRA VEDENÍ NA PLECHOVÉ KRYTINY
 - PV 32 PODPĚRA VEDENÍ NA KOVOVÉ KONSTRUKCE (FALC)
 - PV 1a PODPĚRA DO ZDIVA
 - SU SVORKA UNIVERZÁLNÍ
 - SS SVORKA SPOJOVACÍ
 - SK SVORKA KŘÍŽOVÁ
 - SO SVORKA NA OKAPOVÉ ŽLABY
 - ST SVORKA NA OKAPOVÉ TROUBY
 - SP SVORKA PŘIPOJOVACÍ
 - SR 2 SVORKA PÁSEK + PÁSEK
 - SR 3 SVORKA VODIČ + PÁSEK

- POZNÁMKA:
- TŘÍDA BLESKOVÉ OCHRANY LPS III
 - VŠECHNA KOVOVÁ ZAŘÍZENÍ NA STŘEŠE OBJEKTU PŘIPOJIT NA HROMOSVODOVOU SOUSTAVU POMOCÍ SVOREK SP, ST NEBO SU (KOMÍNKY VZT, ANTÉN, STOŽÁRY...)
 - SVODY OZNAČIT ŠTÍTKY DLE ČSN 35 7606 - ČÍSLO SVODU, ZNAČKA ZEMNÍČE
 - UZEMŇOVACÍ SOUSTAVA TYP B, ZEMNÍ ODPOR UZEM. SOUSTAVY: max. 10 Ohm
 - MEZI Cu PLECH A FeZn SVORKY VKLÁDAT OLOVĚNÉ PODLOŽKY
 - SVODY V ZEMI NAPOJIT NA STROJENÉ ZEMNÍČE
 - SVODY HROMOSVODU CHRÁNIT PROTI KOROZI OBANDÁŽOVÁNÍM 200 MM NAD A 300 MM POD TERÉN
 - VŠECHNY SPOJE ZEMNÍČŮ A PODZEMNÍ SPOJE UZEMŇOVACÍCH PŘÍVODŮ A PŘECHODY MEZI DVĚMA ROZDÍLNÝMI PROSTŘEDÍMI MUSÍ BÝT CHRÁNĚNY PROTI KOROZI PASIVNÍ OCHRANOU (NAPŘ. ASFALTOVOU ZÁLIVKOU, LICÍ PRYSKYŘICÍ, ANTIKOROZNÍ PÁSKU ATD.)
 - ZEMNÍČÍ VODIČ FEZN PŘI PŘECHODU PŘES DILATAČNÍ SPÁRY OBJEKTU VYBAVIT "DILATAČNÍ PROPOJKOU"
 - VÝŠKA OBJEKTU: 11 M
 - JÍMACÍ SOUSTAVA: MŘÍŽOVÁ
 - PROVEDENO DLE ČSN EN 62305-1,2,3,4 A ČSN 33 2000-5-54

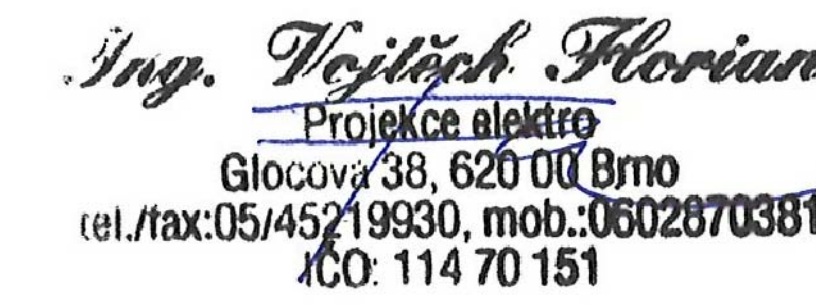

Ing. **Vojtěch Florian**
Projektová kancelář
Gločova 38, 620 00 Brno
tel./fax: +420 545 240 762
mob. 730 287 0381
ICO: 114 70 151

 PROSTAB s.r.o. Sámolova 748/107, 615 00 Brno tel./fax: +420 545 240 762 www.prostab.cz, info@prostab.cz		ZODP. PROJEKTANT ING. VOTĚCH FLORIAN	
OBJEDNATEL TENZA, a.s. Svatojetská 7, 617 00 Brno		MÍSTO STAVBY ADAMOV	
STAVBA STAVEBNÍ ÚPRAVY SKLADOVACÍ HALY V AREÁLU FIRMY TENZA cast, a.s. ADAMOV k.ú. ADAMOV parc.č. st.15/1		KONTROLOVAL ING. JIŘÍ BAJGAR	
ČÁST D.1.5 ZAŘÍZENÍ SILNOPROUDÉ ELEKTROTECHNIKY, BLESKOSVOD		ZAK. Č. P215063	
VÝKRES PŮDORYS STŘECHY OCHRANA PŘED BLESKEM		STUPEŇ DPS	
		FORMÁT -	
		DATUM 2015-11-11	
		MĚŘÍTKO 1:100	
		ARCH. Č. P215063-DSP	
		SOUPRAVA ČÍSLO VÝKRESU E 05	
		REVIZE 0	